

"VIVERE I BORGHİ E VIVERE I FIUMI" L.R. n.5/2018

COMUNE DI SANTA SOFIA

RECUPERO E VALORIZZAZIONE DI FABBRICATO PUBBLICO E RELATIVE AREE
DI PERTINENZA DA DESTINARE A SERVIZI PUBBLICI INERENTI ATTIVITÀ
ARTISTICHE, CULTURALI ED EDUCATIVE "SALA MILLELUCI"



Ente Proprietario	Comune di Santa Sofia P.zza Giacomo Matteotti, 1 47018 Santa Sofia FC
Committente	Dott. Ing. Giovanni Fini
Responsabile Unico del Procedimento	Dott. Arch. Mirta Barchi
Progettazione	R.T.P. Capogruppo Ing. Ivan Rinaldini P.zza Eugenio Curiel, 6 Comune di Santa Sofia FC

PROGETTO DEFINITIVO ED ESECUTIVO

scala	1:100
data	Marzo 2022

PIANTA STATO FINALE

US-BUILT

R.T.P. di PROGETTAZIONE




Arch. ANGELO TOSCHI
Progettazione Architettonica

Ing. MARCO FRANCIA
Progettazione Antincendio

Ing. FABIO BEZZI
Progettazione impianti elettrici

Per. Ind. VALENTINA VERSARI
Progettazione impianti termoidraulici

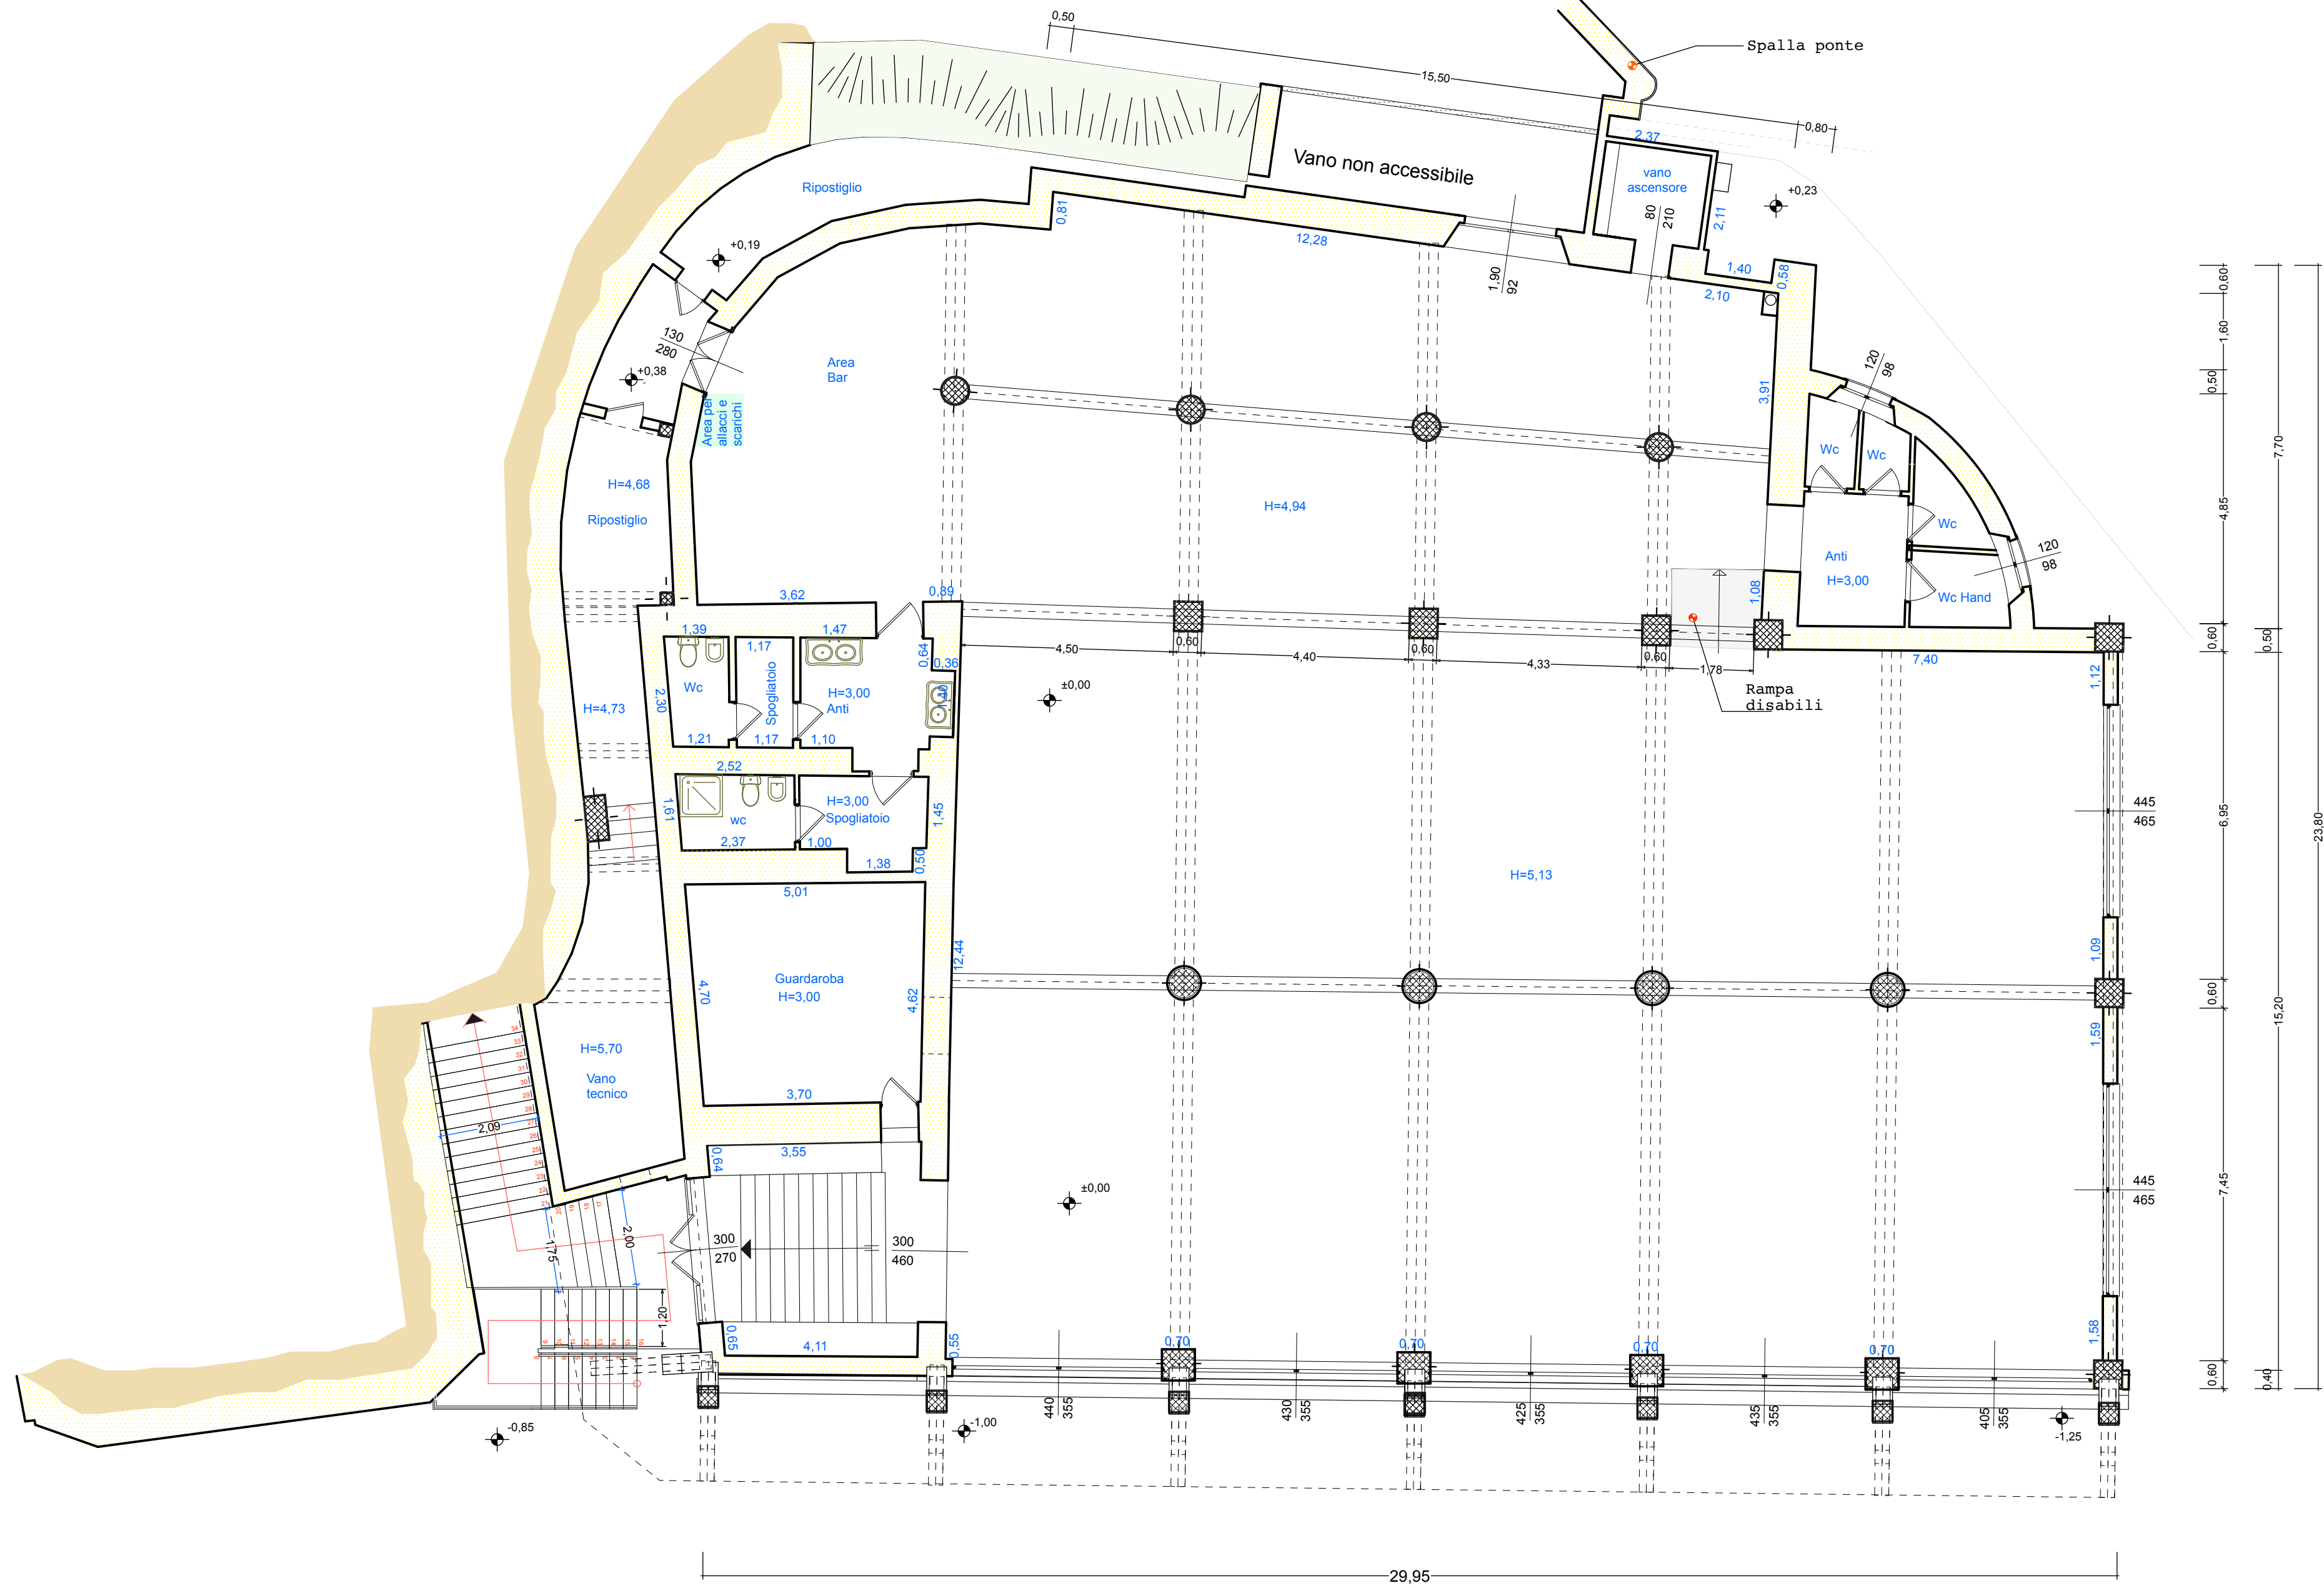

PIANTA PIANO TERRA
quota +4.50

PROGETTO
DEFINITIVO ED ESECUTIVO

R.T.P. di PROGETTAZIONE



Arch. ANGELO TOSCHI
Progettazione Architettonica

Ing. MARCO FRANCIA
Progettazione Antincendio

Ing. FABIO BEZZI
Progettazione impianti elettrici

Per. Ind. VALENTINA VERSARI
Progettazione impianti termoidraulici

REVISIONI:

01	CONSEGNA	16/04/24
NO.	DESCRIZIONE	DATA



Elaborato:

PIANTA STATO
FINALE

Scala:
[prelta di formato A1 cm 840 x 600]

scala:
1:100
Data:
16/04/2024

Tavola N°
US-BUILT